


REPRISE DU RESEAU ELECTRIQUE

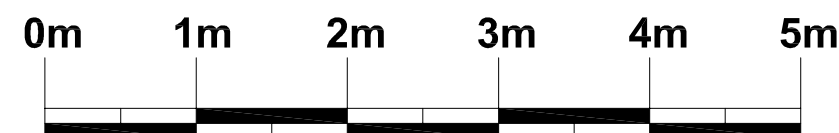

Agence D'AR JHIL
* Architecture et l'atmosphère *
2bis Place de la Liberté - F-73330 Le-Pont-de-Beauvoisin
tel : +33/04.76.32.71.62 - fax : +33/09.72.29.52.49 - courriel : agence@darjhil.eu
Société d'architecture au capital de 8000 € - SIRET : 449 445 964 00025

Maître d'ouvrage : MAIRIE
SAINT PIERRE D'ENTREMONT 73 670

Lieu : LIEU DIT LE PRE DU COMTE
73 670 SAINT PIERRE D'ENTREMONT

Toutes les dimensions sont à vérifier avant travaux

Taille d'impression: 634x434mm

Date : 09.2013 REHABILITATION DE LA MAISON HERMESENDE

ELECTRICITE PLOMBERIE METALLERIE- RDC

V2_10_2013

Echelle : 1/50

PCG 6b

LEGENDE

- | | | | | | |
|--|---|--|-------------------------------------|--|---------------------------------------|
| | Compteur | | Interrupteur simple | | Coupure électrique pompier |
| | Dalle de faux-plafond | | Interrupteur à clef | | Eclairage de sécurité |
| | Plafonnier / suspension | | Interrupteur va et vient | | Sortie de secours |
| | Plafonnier | | Prise téléphonique | | Eclairage de sécurité Bloc d'ambiance |
| | Plafonnier avec détecteur de mouvements | | Prise 16A (installée à 30cm du sol) | | Déclencheur manuel |
| | Applique avec détecteur de mouvements | | Prise 16A (installée en hauteur) | | Diffuseur sonore |
| | Réseau électrique existant | | Radiateur | | |