



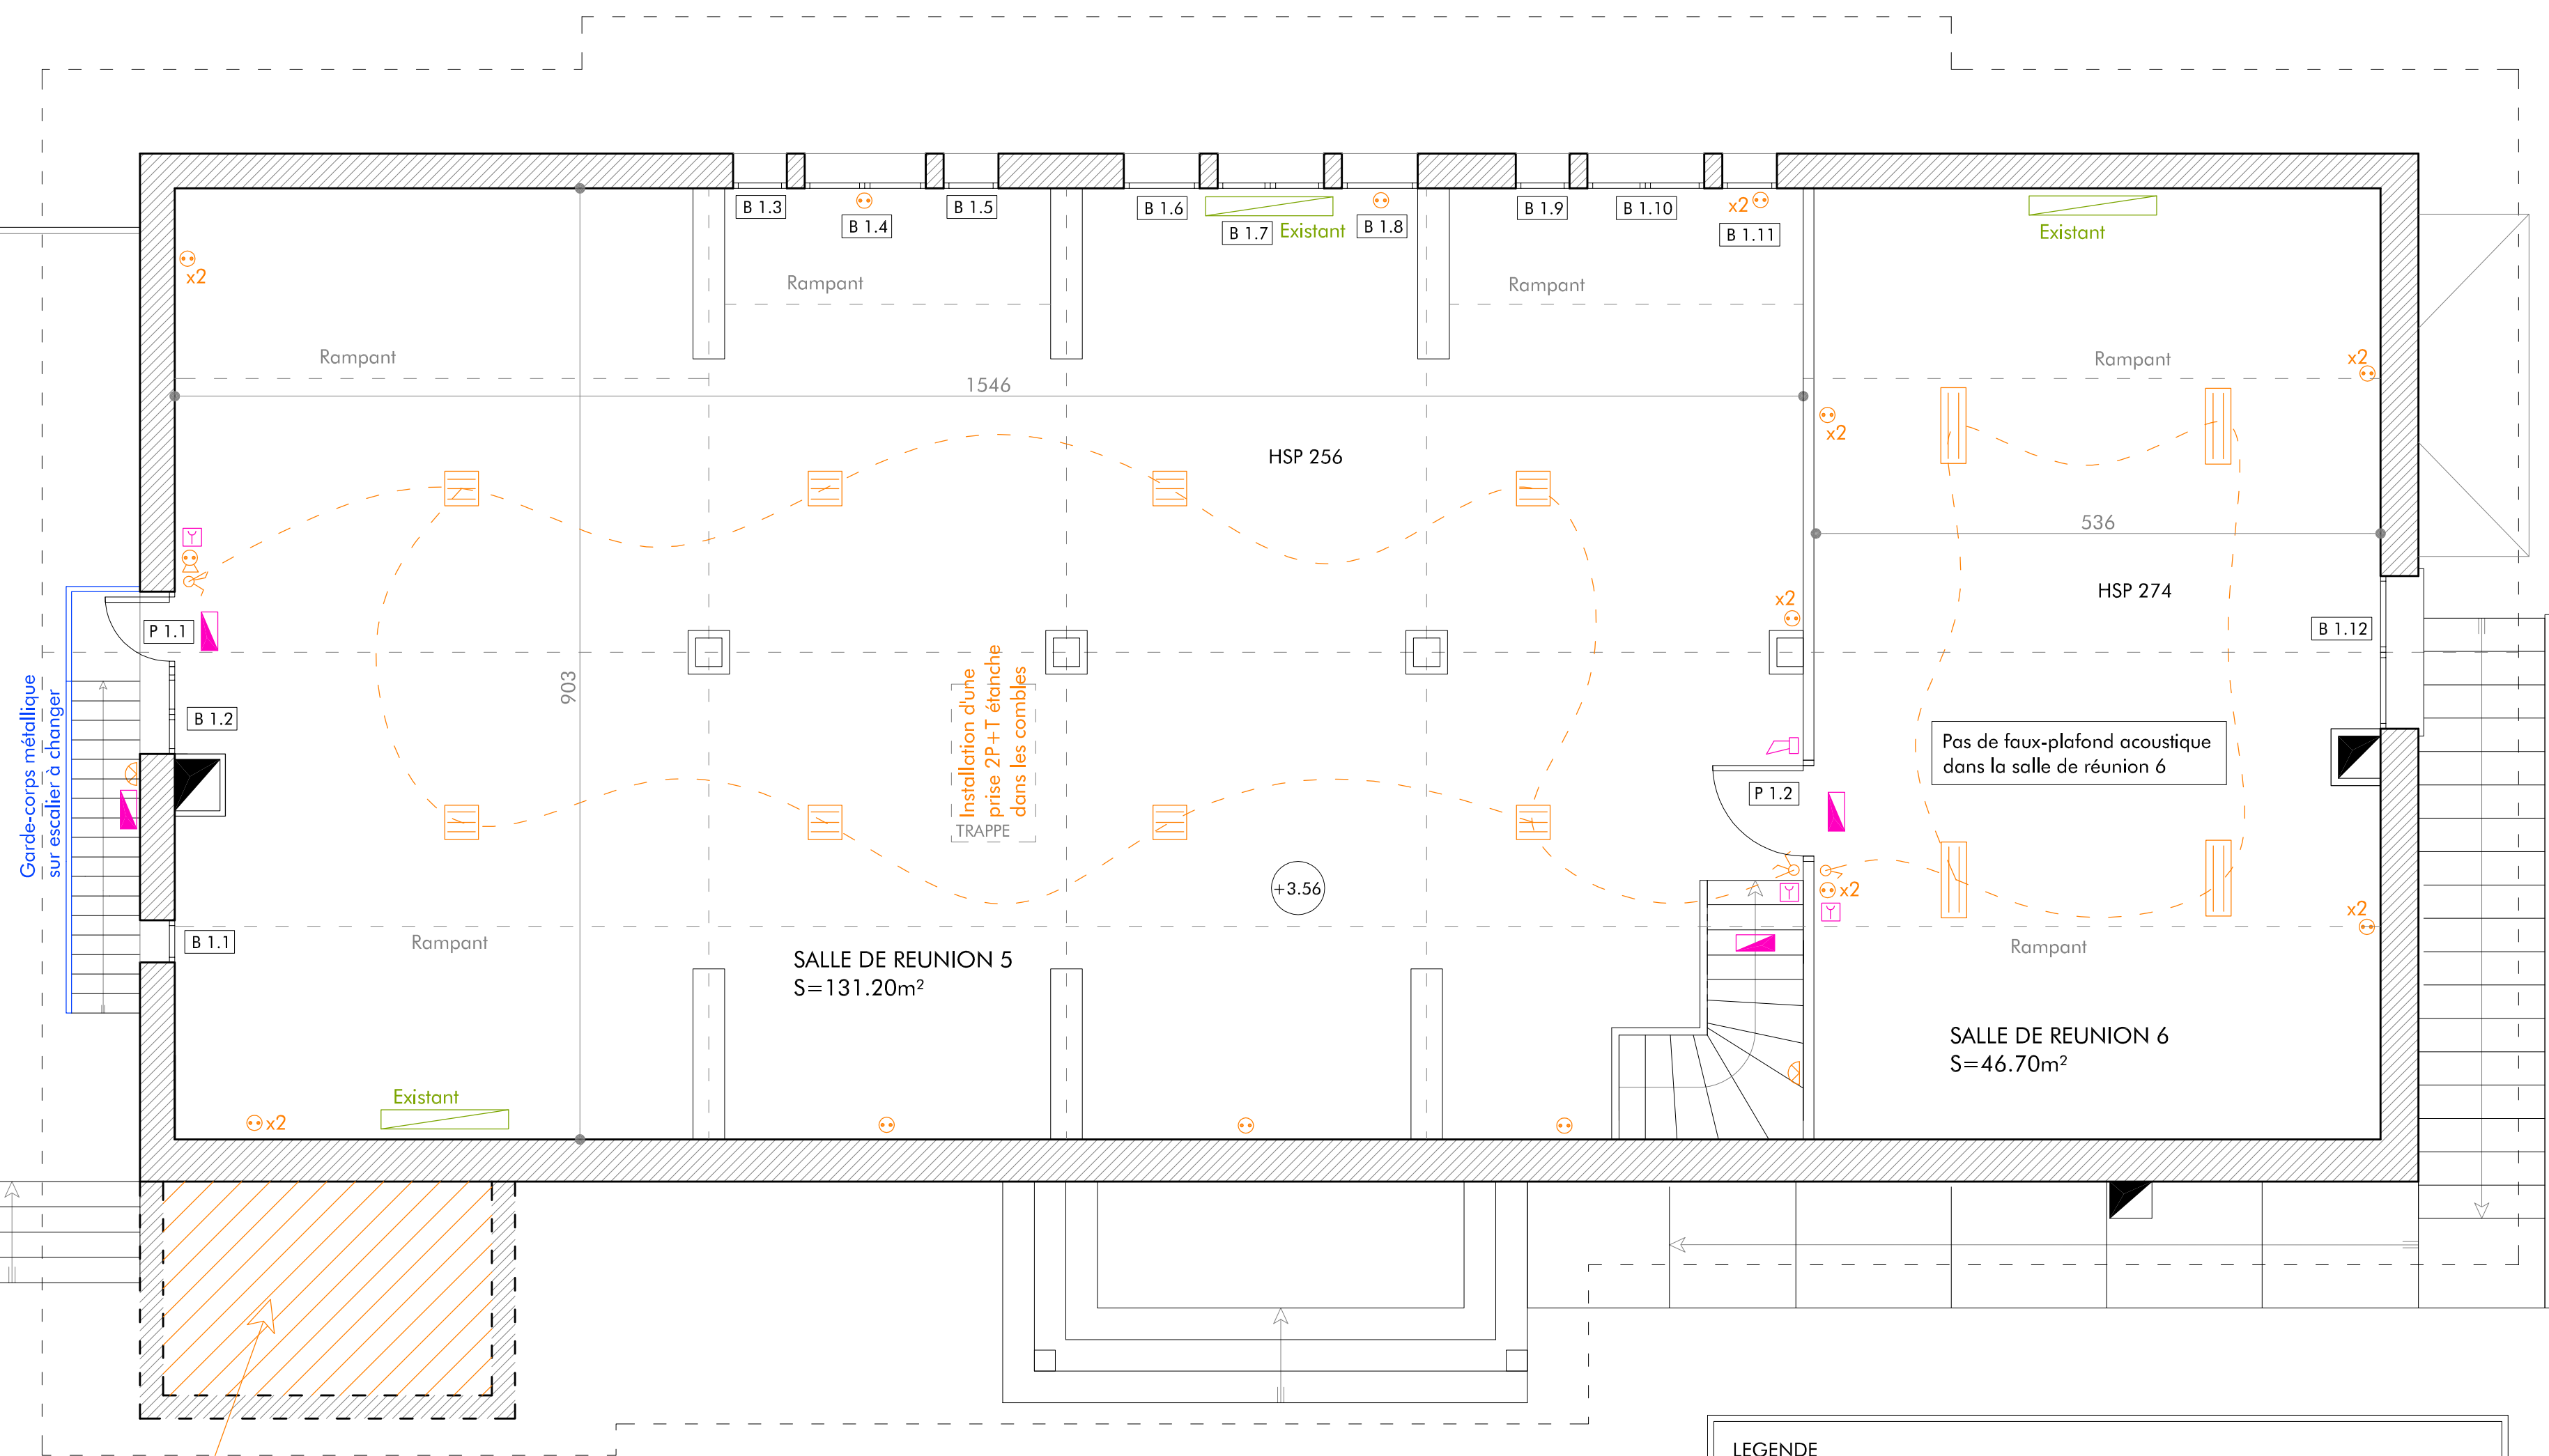

REPRISE DU RESEAU ELECTRIQUE

LEGENDE	
	Dalle de faux-plafond
	Plafonnier / Suspension
	Applique avec détecteur de mouvements
	Interrupteur simple
	Interrupteur va et vient
	Prise 16A (installée à 30cm du sol)
	Prise 16A (installée à coté de l'inter)
	Eclairage de sécurité
	Sortie de secours
	Déclencheur manuel
	Radiateur

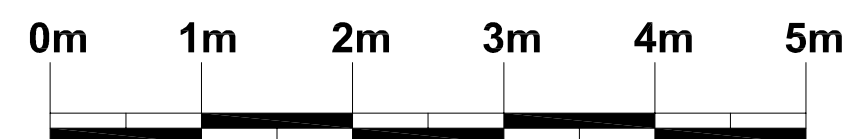

Agence D'AR JHIL
"Architecture et Patrimoine"
2bis Place de la Liberté - F-73330 Le-Pont-de-Beauvoisin
tel : +33/04.76.32.71.62 - fax : +33/09.72.29.52.49 - courriel : agence@darjhl.eu
Sarl d'architecture au capital de 8000 € - SIRET : 449 445 964 00025

Maître d'ouvrage : MAIRIE SAINT PIERRE D'ENTREMONT 73 670
Lieu : LIEU DIT LE PRE DU COMTE 73 670 SAINT PIERRE D'ENTREMONT
Toutes les dimensions sont à vérifier avant travaux

Taille d'impression: 634x434mm

Date : 09.2013	REHABILITATION DE LA MAISON HERMESENDE	Echelle : 1/50
ELECTRICITE PLOMBERIE METALLERIE - COMBLES		PCG 7a

V1_09_2013