



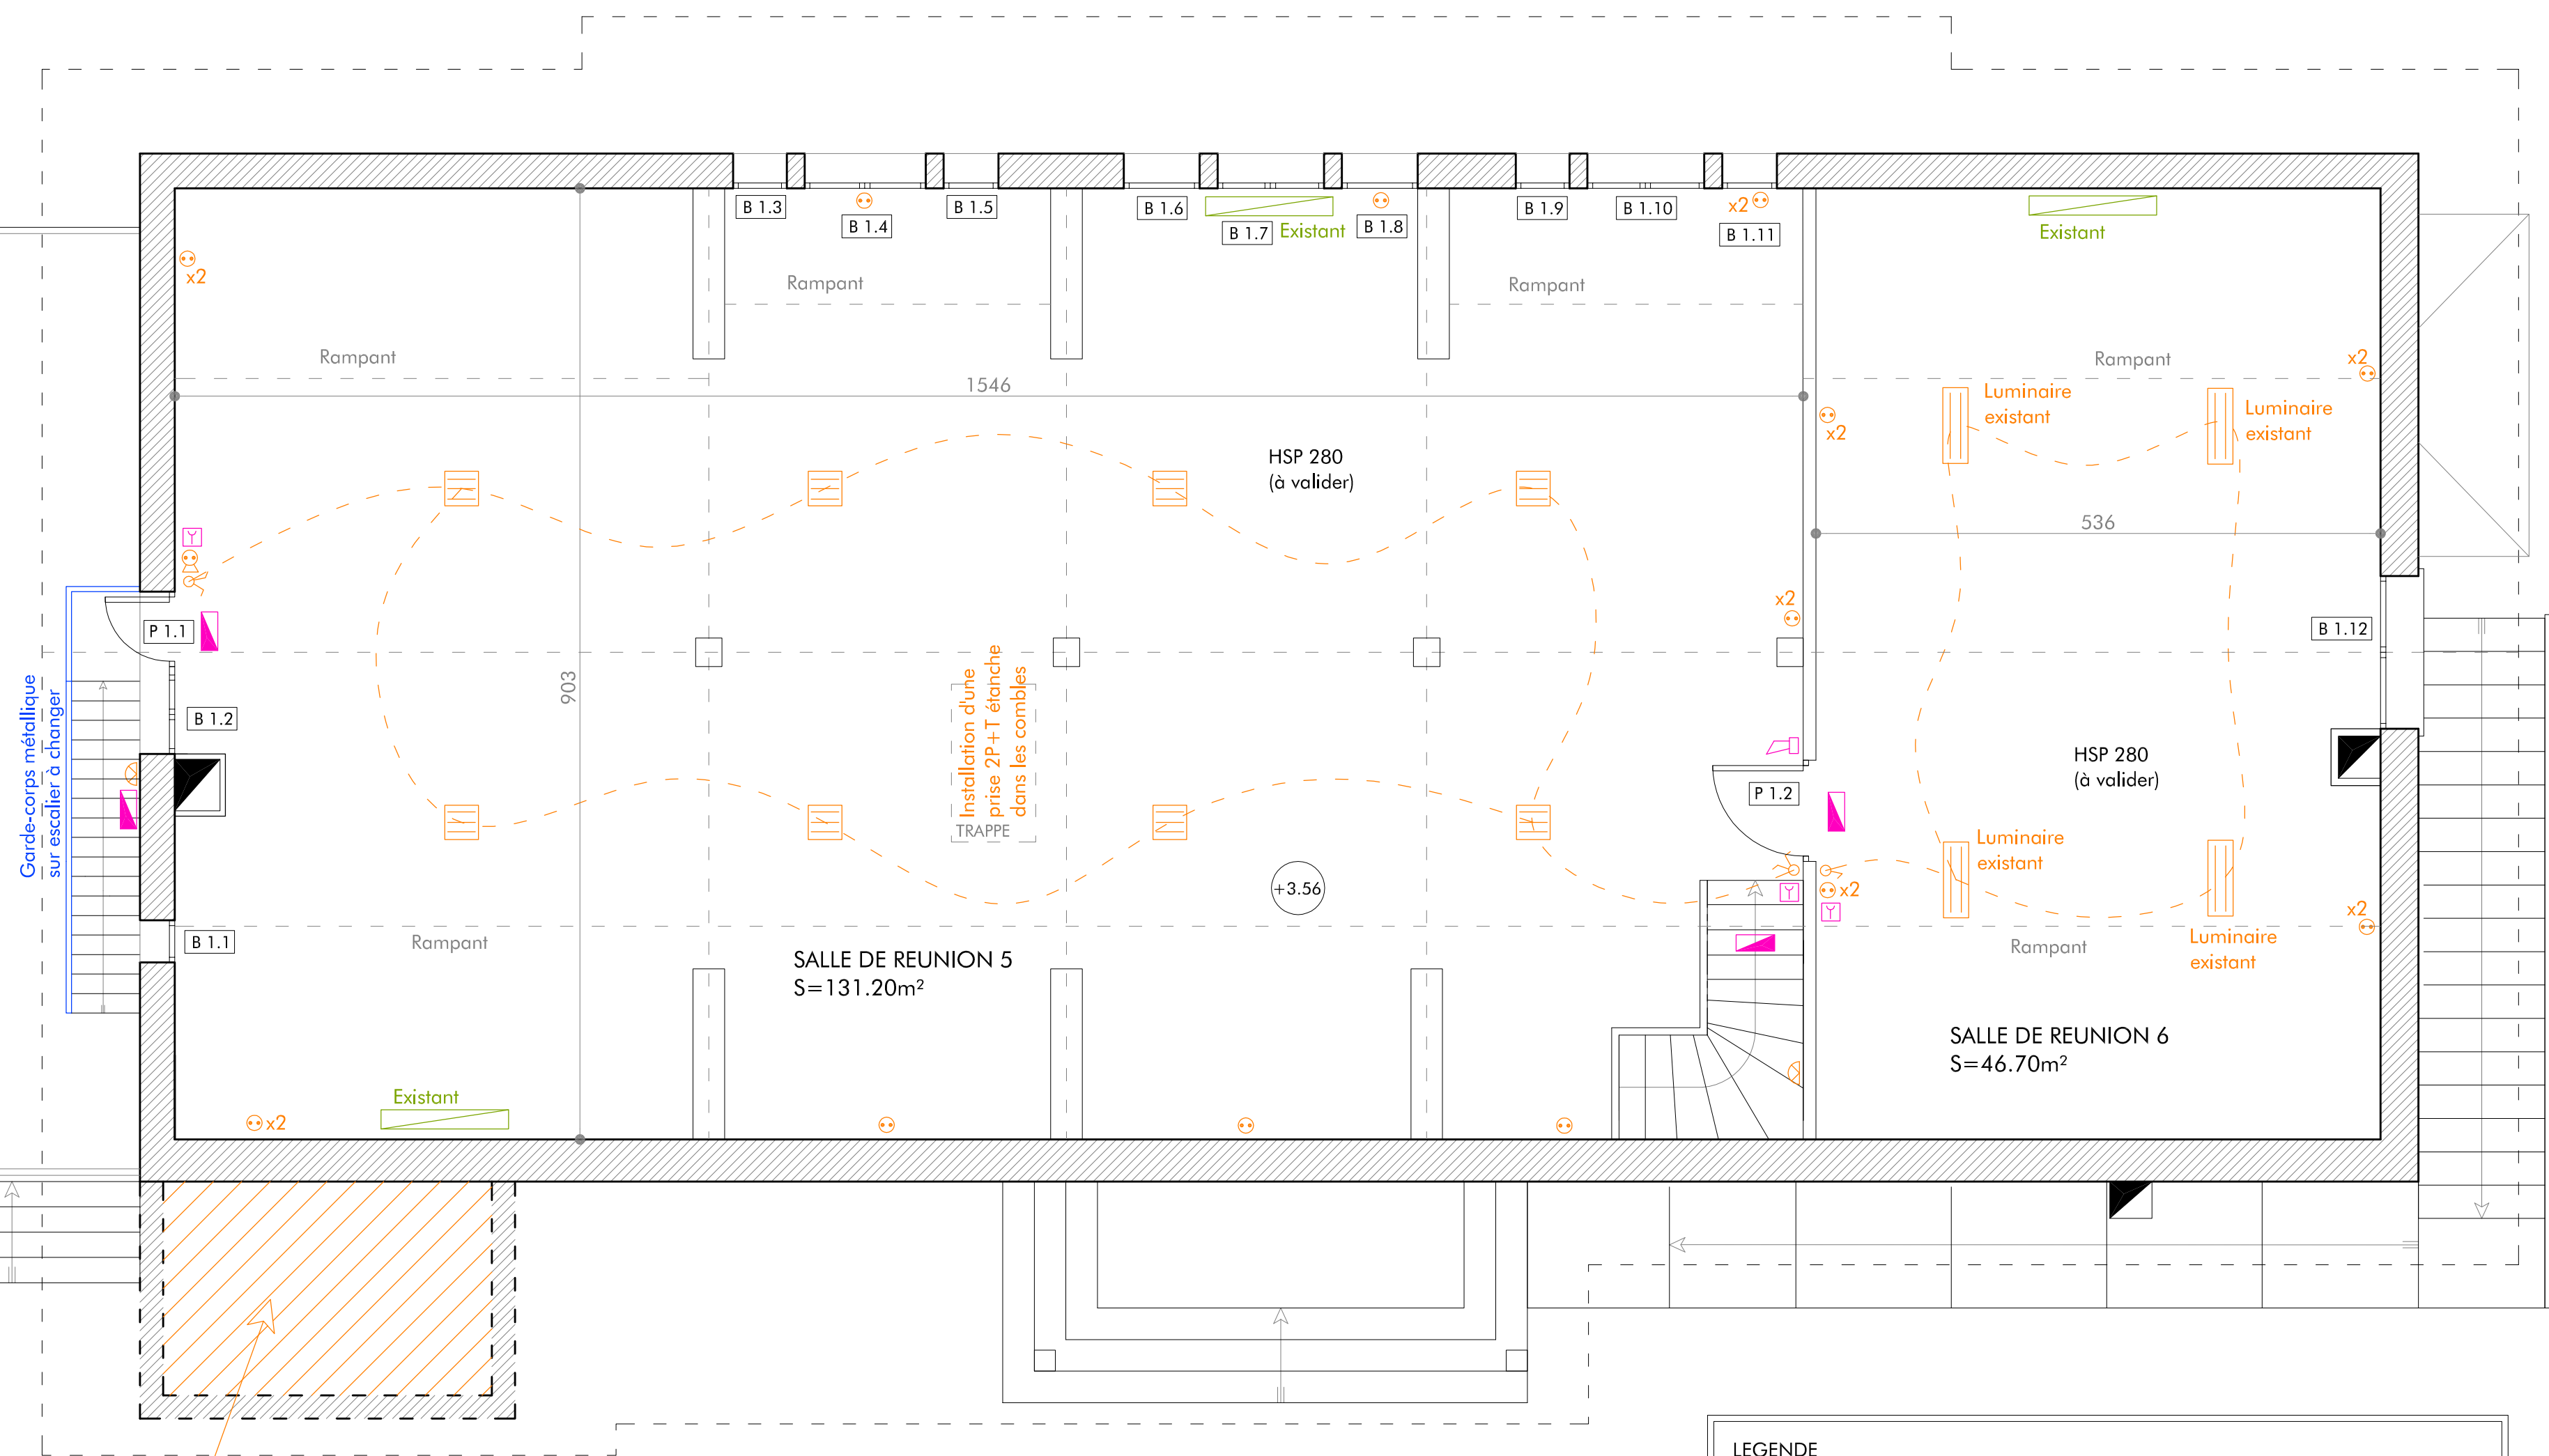

REPRISE DU RESEAU
ELECTRIQUE

LEGENDE

	Dalle de faux-plafond		Prise 16A (installée à 30cm du sol)
	Plafonnier tubes néon		Prise 16A (installée à coté de l'inter)
	Applique avec détecteur de mouvements		Eclairage de sécurité
	Interrupteur simple		Sortie de secours
	Interrupteur va et vient		Déclencheur manuel
			Radiateur

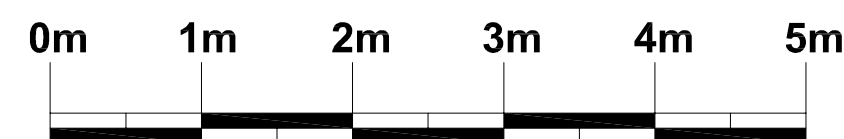

Agence D'AR JHIL
"Architecture et Patrimoine"
2bis Place de la Liberté - F-73330 Le-Pont-de-Beauvoisin
tel : +33/04.76.32.71.62 - fax : +33/09.72.29.52.49 - courriel : agence@darjhil.eu
Sarl d'architecture au capital de 8000 € - SIRET : 449 445 964 00025

Maître d'ouvrage : MAIRIE SAINT PIERRE D'ENTREMONT 73 670
Lieu : LIEU DIT LE PRE DU COMTE 73 670 SAINT PIERRE D'ENTREMONT
V0_Transmis B.C. + M.Ouvrage + C.S.P.S

Taille d'impression: 634x434mm

Date : 07.2013	REHABILITATION DE LA MAISON HERMESENDE	Echelle : 1/50
ELECTRICITE PLOMBERIE METALLERIE - COMBLES		PCG 7

V0